




PLANIMETRIA IMPIANTI ELETTRICI DI ILLUMINAZIONE E ILLUMINAZIONE D'EMERGENZA

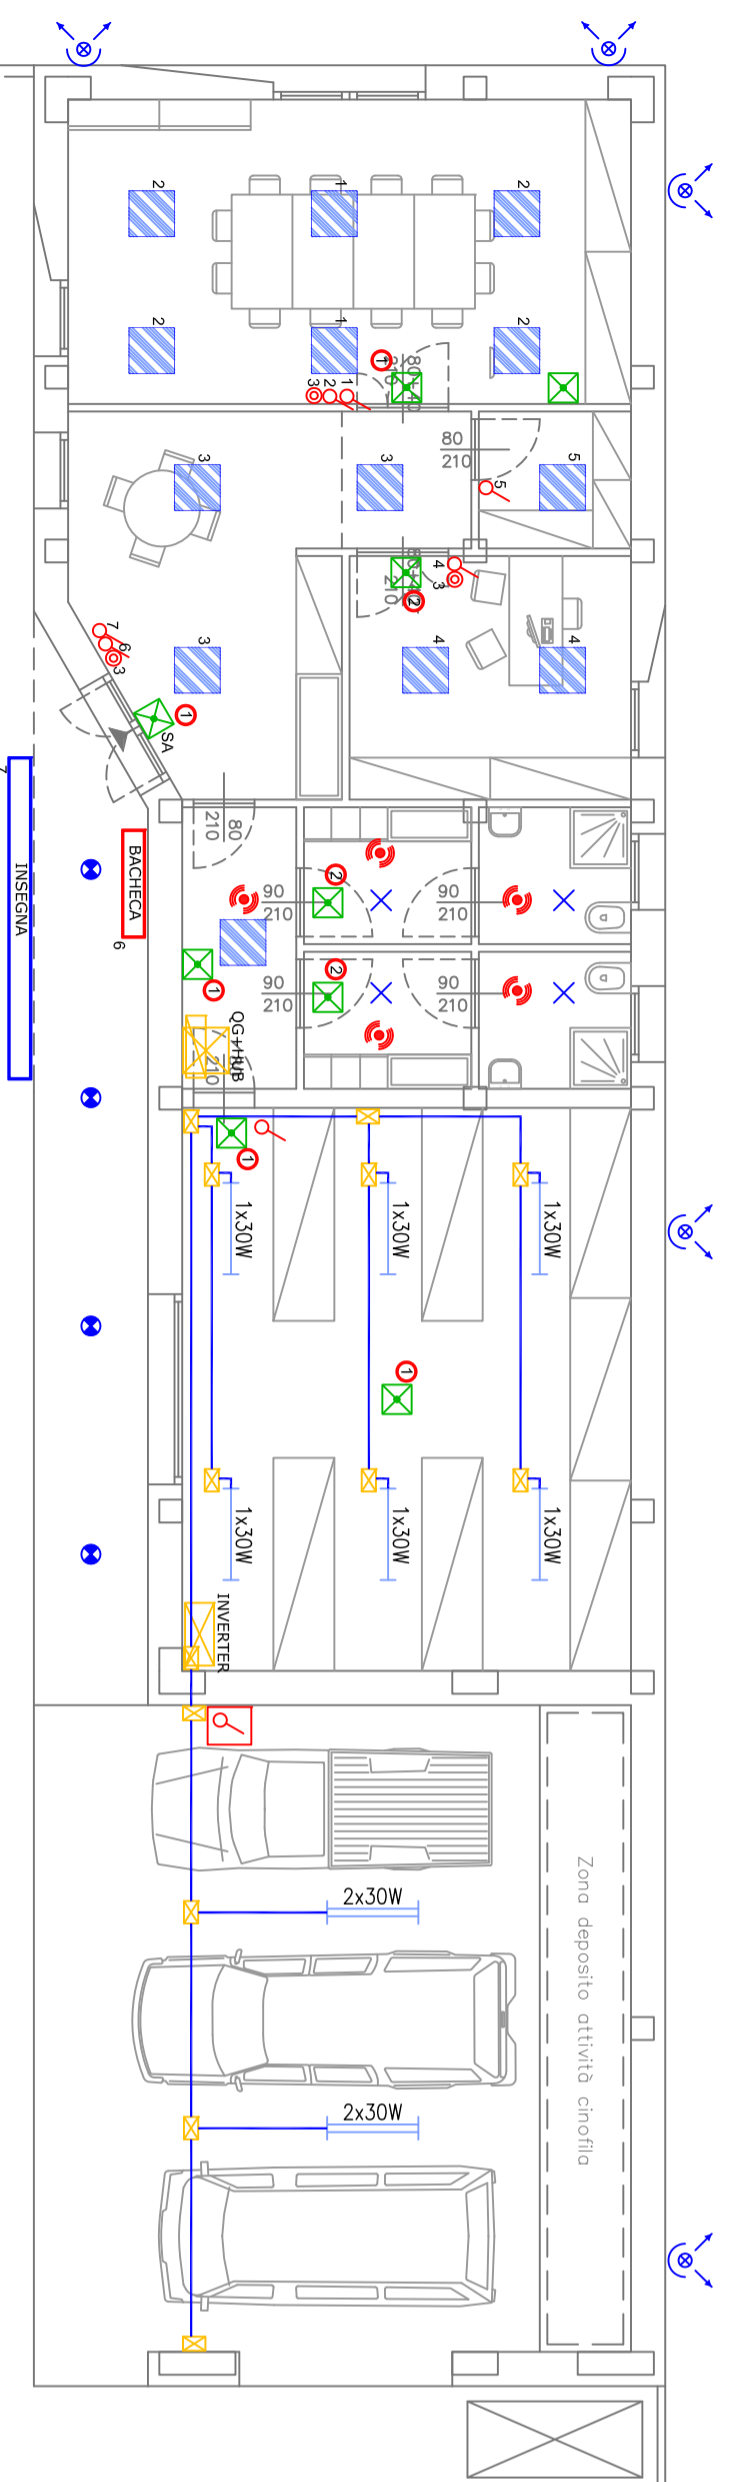



PLANIMETRIA IMPIANTI ELETTRICI DI FORZA MOTRICE

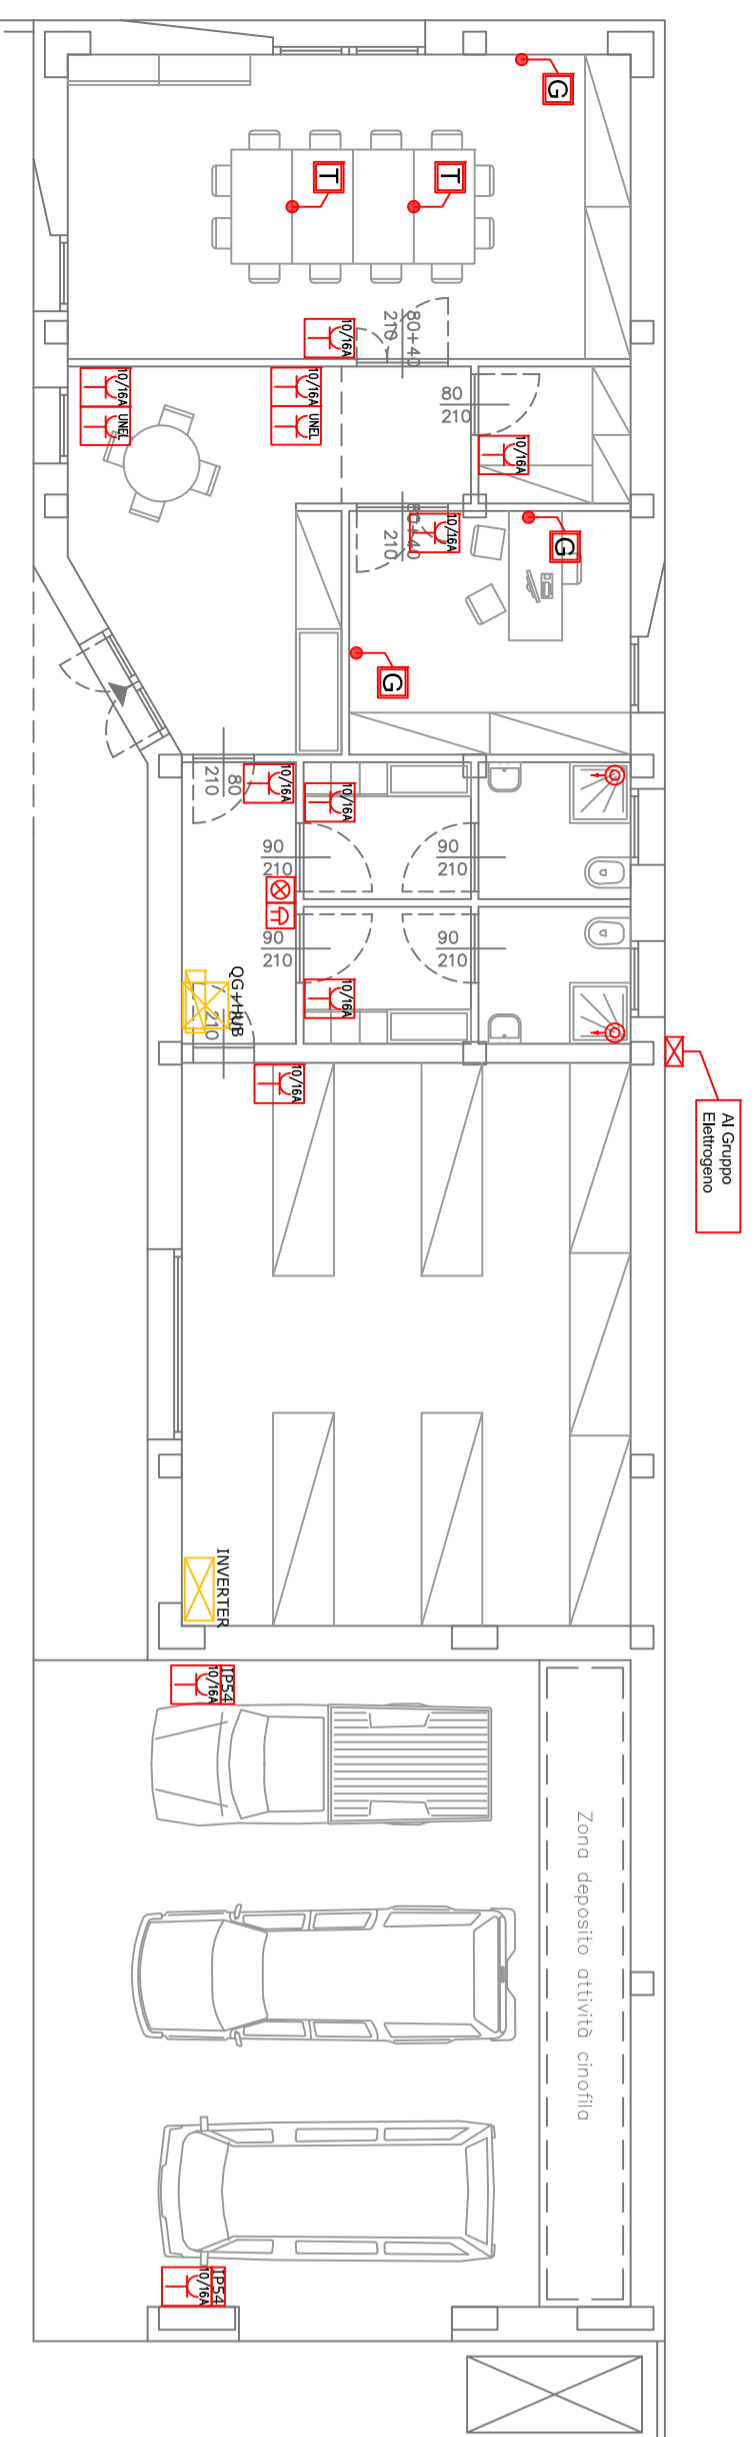

PLANIMETRIA IMPIANTI ELETTRICI A SERVIZIO DEI TERMOMECCANICI

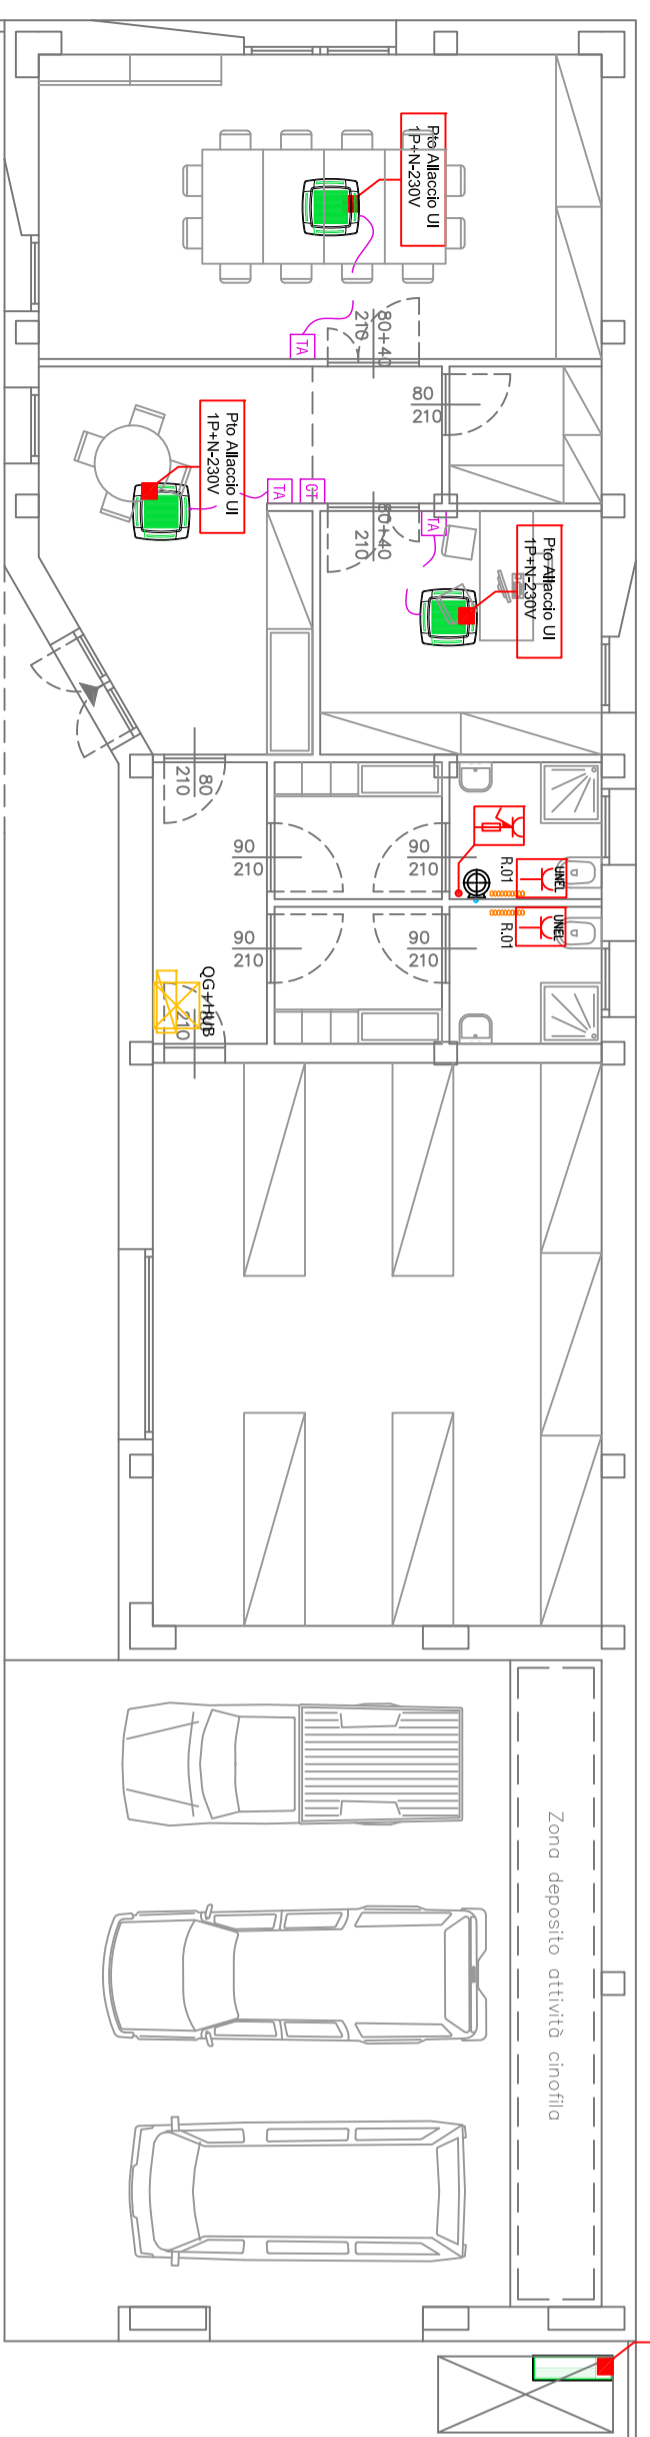

Schema di funzionale di collegamento

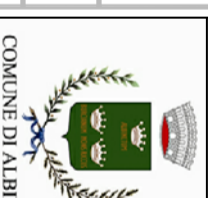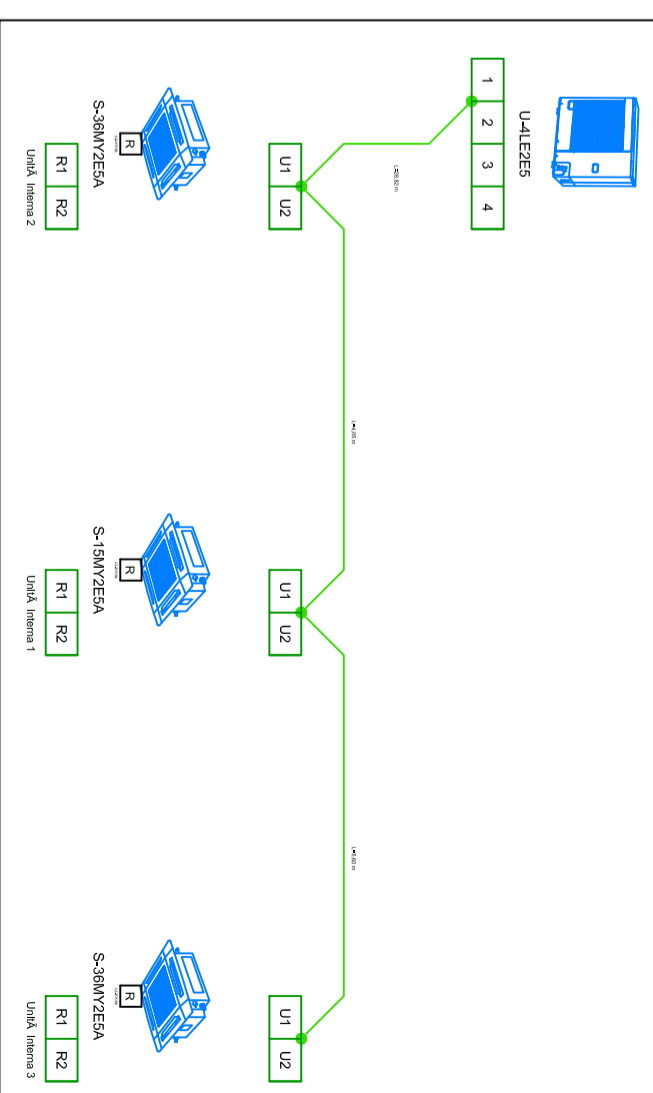

COMUNE DI ALBINEA

**COMUNE DI ALBINEA**

Provincia di Reggio Emilia  
Piazza Cavicchioni n°8  
AREA "I.L.P.P. - PATRIMONIO - AMBIENTE"



COMUNE DI ALBINEA

**TITOLO:**

PROGETTO DEFINITIVO-ESECUTIVO RELATIVO ALLA REALIZZAZIONE DEL NUOVO CENTRO OPERATIVO COMUNALE (C.O.C.) DELLA PROTEZIONE CIVILE DI ALBINEA ALBINEA (RE) – 42020 – VIA GRANDI

**Committente:**

COMUNE DI ALBINEA  
Piazza Cavicchioni, 8 – 42020, Albinea (RE)  
tel: 0522 590211 – fax: 0522 590236 – pec: albinee@cert.provincia.re.it

**Progettazione architettonica:**

STUDIO M2R ARCHITETTURA – Ing. Luca Monti, Arch. Lorenzo Rapisarda  
Via Martiri di Cervetero 50, 42122 Reggio Emilia – tel. +39 0522 1714163 – fax +39 0522 1714164  
P.IVA: 02202370355 – e-mail: info@studiom2r.com – www.studiom2r.com

STUDIO **M2R**  
ARCHITETTURA

Gruppo di progettisti: Arch. Lorenzo Rapisarda, Ing. Luca Monti, Arch. Marco Bogghi

**Progettazioni specialistiche:**

Progetto impianti meccanici:  
Ing. Nicholas Ghisloni, STUDIO HELICA  
Via Emilia, Sesto Sigano, n.31  
42121 - Reggio Emilia (RE)

Progetti impianti elettrici:  
Ing. Enrico Carnellini  
Via Provaschili, n.12  
42123 - Reggio Emilia (RE)


Progetto strutturale:  
Ing. Lorenzo Giordani  
Via Capri, n.3  
42124 - Reggio Emilia (RE)

**Data:** Dicembre 2019

**Titolo elaborato:** Distribuzione, illuminazione, forza motrice

**Scala:** 1:100

**Orientamento:**

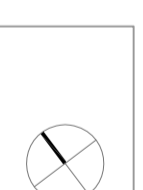

Disegnato: IMPIANTO ELETTRICO

Fase operativa: PROGETTO DEFINITIVO ESECUTIVO

**Tecnici incaricati:**

N. elaborato: IE\_01

