


LEGENDA SIMBOLI

Simbolo	Descrizione
	Rivelatore a contatto magnetico NA
	INSERTORE (A CHIAVE ELETTRONICA)
	Rivelatore ad infrarossi passivi

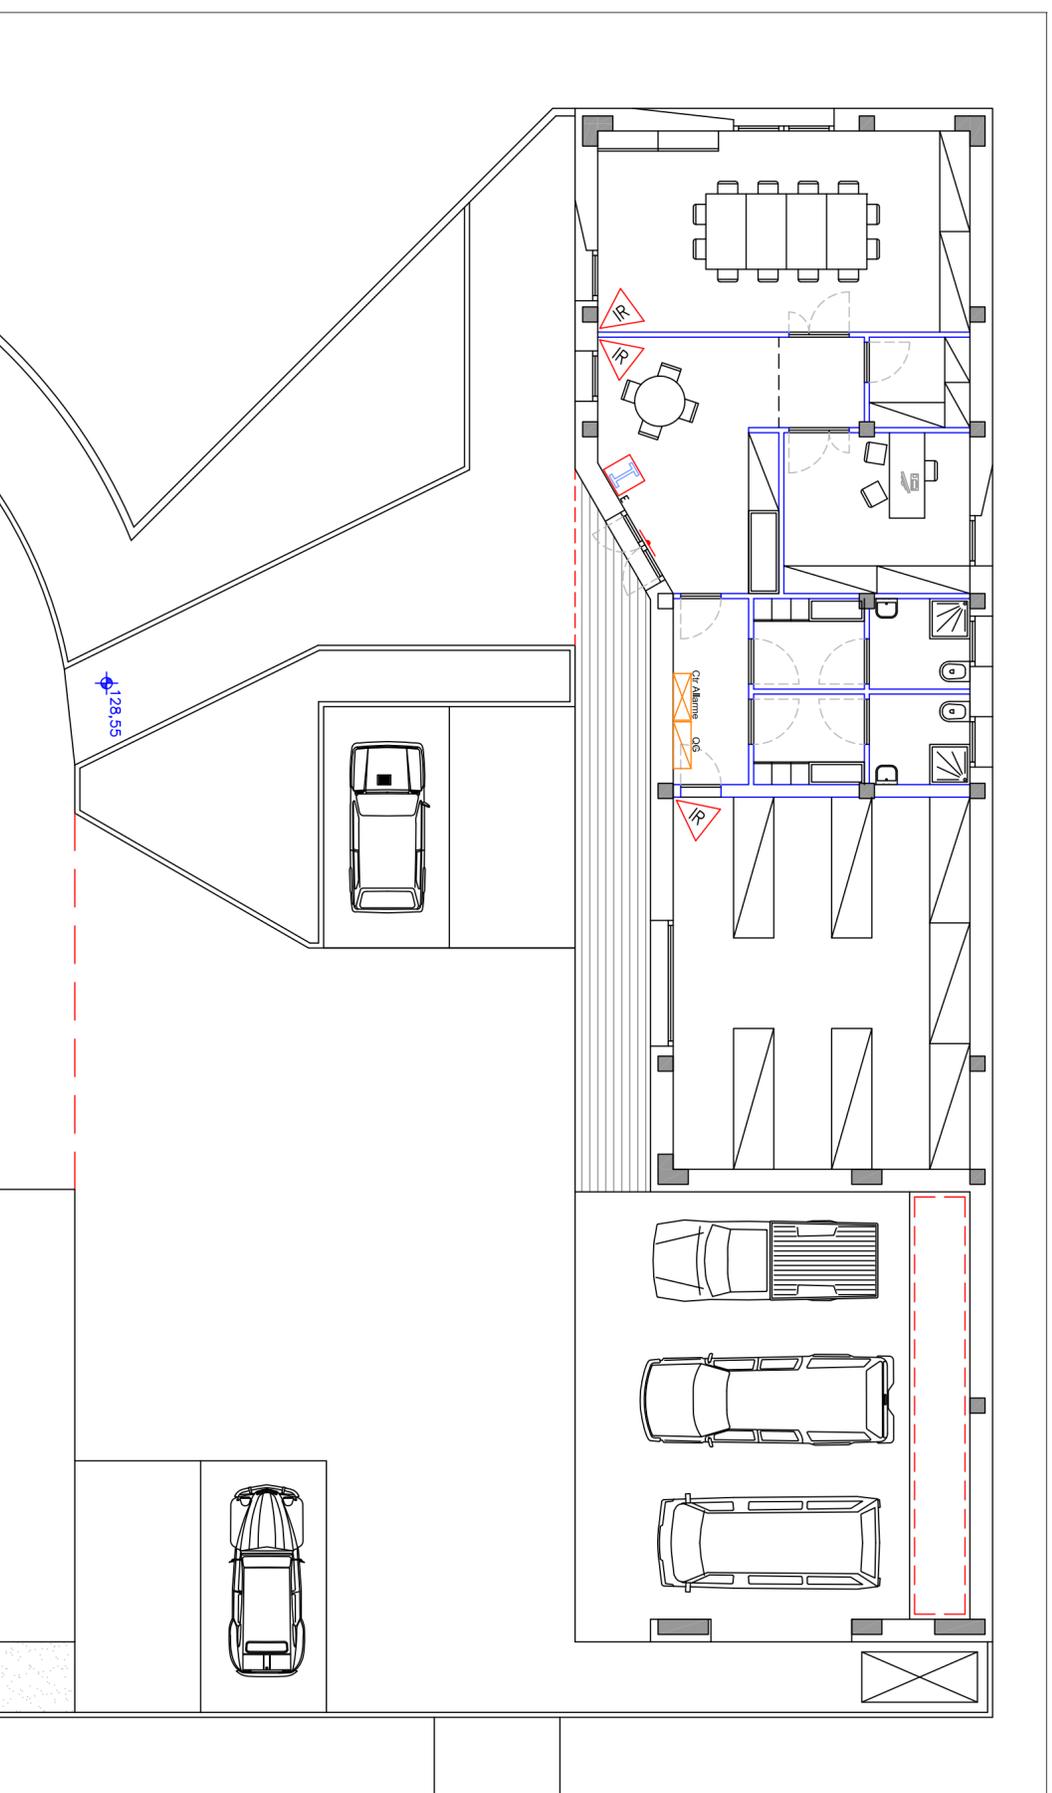

COMUNE DI ALBINEA

COMUNE DI ALBINEA

Provincia di Reggio Emilia
Piazza Cavicchioni n°8
AREA "L.L.P.P. - PATRIMONIO - AMBIENTE"



COMUNE DI ALBINEA

Titolo:
PROGETTO DEFINITIVO-ESECUTIVO RELATIVO ALLA REALIZZAZIONE DEL NUOVO CENTRO OPERATIVO COMUNALE (C.O.C.) DELLA PROTEZIONE CIVILE DI ALBINEA ALBINEA (RE) – 42020 – VIA GRANDI

Committente:
COMUNE DI ALBINEA
Piazza Cavicchioni, 8 – 42020, Albinea (RE)
tel: 0522 590211 – fax: 0522 590236 – pec: albinea@ert.provincia.re.it

Progettazione architettonica:

STUDIO M2R ARCHITETTURA – Ing. Luca Monti, Arch. Lorenzo Rapsarda
Via Marini di Cerveno 30, 42122 Reggio Emilia – tel: +39 0522 1714163 – fax: +39 0522 1714164
P.IVA: 02202370555 – e-mail: info@emmedueerre.com – www.emmedueerre.com

Gruppo di progetto: Arch. Lorenzo Rapsarda, Ing. Luca Monti, Arch. Marco Borghi

STUDIO
M2R
ARCHITETTURA

Progettazioni specialistiche:

Progetto impianti meccanici:
Ing. Nicholas Giubboni, STUDIO HELICA
Via Emilia Santo Stefano, n.31
42121 - Reggio Emilia (RE)

Progetti impianti elettrici:
Ing. Enrico Carnellini
Via Prozacchi, n.12
42123 - Reggio Emilia (RE)

Progetto strutturale:
Ing. Lorenzo Giordani
Via Cogni, n.3
42124 - Reggio Emilia (RE)

Data: Titolo elaborato:

Dicembre 2019 Impianti speciali – Antintrusione

Scala:

1:100

Orientamento:

Disciplina:

IMPIANTO ELETTRICO

Fase operativa:

PROGETTO
DEFINITIVO
ESECUTIVO

Tecnici incaricati:

N. elaborato:

IE_04